


スズデン式スズラン灯・分岐ケーブル仕様図

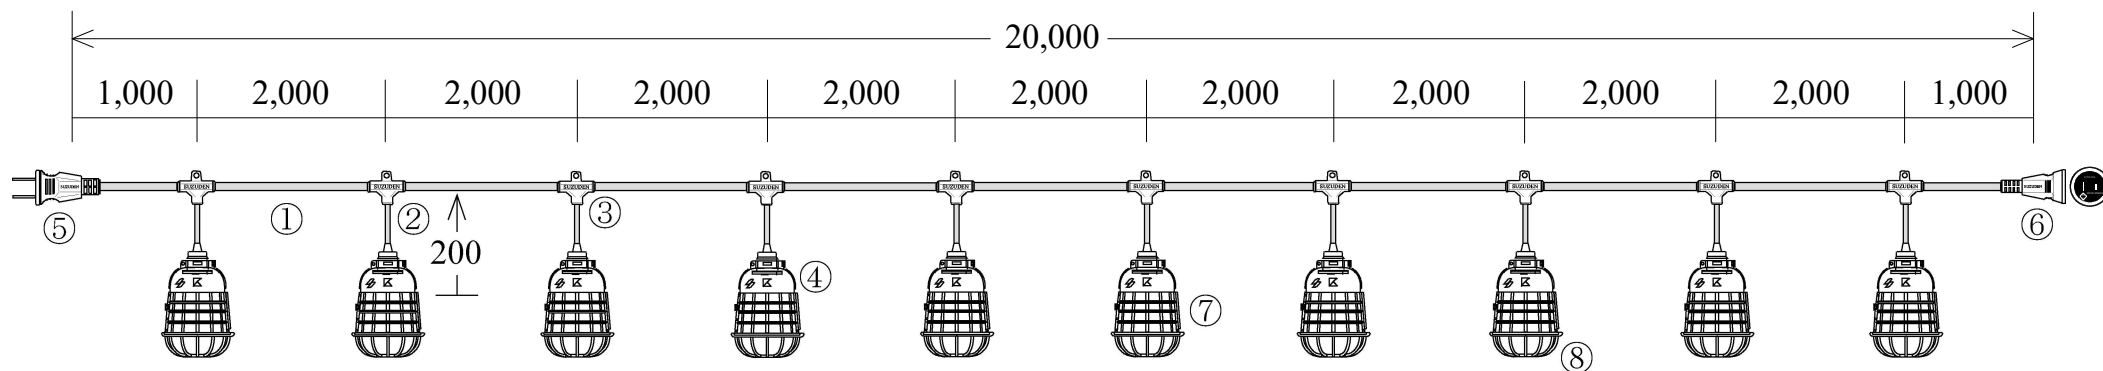

スズラン灯	10分岐	図番	10002	品名	T1-20-10
名称	形状			名称	形状
①	幹線	VCT (600V) 2.0-2C		⑤	防水プラグ 一体成型防水プラグ 2P15A
②	支線	VCT (600V) 1.25-2C		⑥	防水ボデー 一体成型防水ボデー 2P15A
③	分岐部	T型 PBT一体成型モールド		⑦	保護ガード 100W耐熱割型 (KG-100)
④	ソケット	一体成型防水性ソケット (口金E26)		⑧	アンダーガード 100W耐熱 (UG-40)
検印	検印	承認	製図	日付	2022年 3月 1日
T,Suzuki	M,Suzuki	T,Suzuki	Kamogari	縮尺	NOSCALE
				製造販売	株式会社 スズデン販売