


# スズデン式スズラン灯・分岐ケーブル仕様図

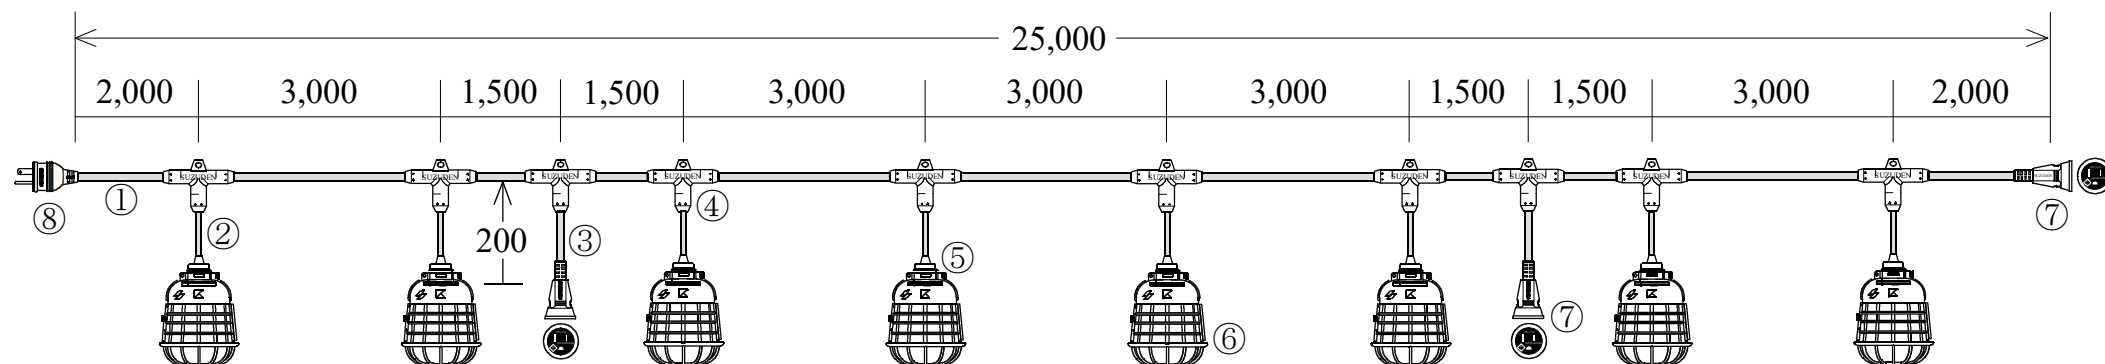

ソケット 8分岐  
電源ボデー 2分岐

図番	10102	品名	T 2 - 8 - 2		
名称	形状	名称	形状		
①	幹線	VCT (600V) 2.0-3C	⑤	ソケット	一体成形防水性ソケット (口金E26)
②	ソケット用支線	VCT (600V) 1.25-2C	⑥	保護ガード	KG-100及びUG-40
③	ボデー用支線	VCT (600V) 2.0-3C	⑦	防水ボデー	一体成型防水ボデー 接地2P15A
④	分岐部	T型 PBT一体成型モールド	⑧	防水プラグ	一体成型防水プラグ 接地2P15A
検印	検印	承認	製図	日付	2022年 3月 1日
T,Suzuki	M,Suzuki	T,Suzuki	Kamogari	縮尺	NOSCALE
			製造販売	株式会社 スズデン販売	